

LEGENDA SIMBOLI


- DISPENSORE DI TERRA IN ACCIAIO RAMATO
 --- CORDA DI RAME NUDO
 -.- CORDA DI RAME ISOLATA
 ■ GIUNZIONE CON MORSETTI A COMPRESSIONE

NOTE


- PRECEDERE IL COLLEGAMENTO DI RAME NUDO SEZIONE 16mm² SOTTO TUTTO IL PERCORSO DELLA PASSERELLE PER L'ALIMENTAZIONE DEL POTENZIALE, IN PRESENZA DI PIÙ PASSERELLE ADGRUPPARE IL POTENZIALE IN UNO DEI DUE GRUPPI DI PASSERELLE.
 - IL GRUPPO SUI CONDUTTORI DI PRESSIONE E DI ELETTRICIZZAZIONE DEL POTENZIALE DEVONO ESSERE ESISTENTE CON MORSETTI A COMPRESSIONE (COMAR).
 - IL COLLEGAMENTO DI PROTEZIONE E DI ELETTRICIZZAZIONE DEVONO ESSERE FISSATI CON MORSETTI A NUDO CON 15 METRI LUNGO IL PERCORSO AZIONALE E OGNI 2 METRI NEI PUNTI VERTICALI
- ### PREDERERE I SEGUENTI COLLEGAMENTI EQUIPOTENZIALI
- COLLEGAMENTO EQUIPOTENZIALE SUPERFICIALE TRA I TABULONI METALLICI DI ADDIZIONE DEI FLUIDI E IL CONDUTTORE DI PROTEZIONE E DI ELETTRICIZZAZIONE DEL POTENZIALE, CON UNO DEI CONDUTTORI CON SEZIONE 2,5mm², PROTETTO MECCANICAMENTE DA UN FOLTO FLESSIBILE DI PAG E FASCETTA METALLICA
 - COLLEGAMENTO EQUIPOTENZIALE DEI CANALI METALLICI UTILIZZATI PER L'INCARICO DI CLIMATIZZAZIONE CON IL CONDUTTORE DI PROTEZIONE E DI ELETTRICIZZAZIONE DEL POTENZIALE, CON UNO DEI CONDUTTORI CON SEZIONE 2,5mm², PROTETTO MECCANICAMENTE DA UN FOLTO FLESSIBILE DI PAG E FASCETTA METALLICA
 - COLLEGAMENTO EQUIPOTENZIALE DEI TABULONI METALLICI DI ADDIZIONE DEI FLUIDI IN CORRESPONDENZA DEL PASSAGGIO DALLA CENTRALI TECNOLOGICHE, ESISTENTE TRAMITE CONDUTTORE ISOLATO CON CONDUTTORE ISOLATO CON SEZIONE 16mm² E FASCETTA METALLICA
 - COLLEGAMENTO EQUIPOTENZIALE DEI CONDUTTORI DI PROTEZIONE E DI ELETTRICIZZAZIONE DEL POTENZIALE, ESISTENTE TRAMITE CONDUTTORE ISOLATO CON SEZIONE 16mm² E FASCETTA METALLICA

PREVEDERE I SEGUENTI COLLEGAMENTI EQUIPOTENZIALI


- COLLEGAMENTO DIPOLORETTORALE SUPERFICIALE TRA FASCETTA METALLICA E CAVITÀ DEL FLUIDO IN CORRESPONDENZA DEL LORO PERFORAZIONE IN LOCALI A BASSA PRESSIONE TRAMITE CONDUTTORE SOLIDO CON SEZIONE 2,5mm² TRAMITE CAVITÀ METALLICA CON UN TIPO FLESSIBILE DI PVC E FASCETTA METALLICA
- COLLEGAMENTO DIPOLORETTORALE PER CAVITÀ METALLICA UTILIZZATI PER L'IMPIANTO DI CLIMATIZZAZIONE IN CORRESPONDENZA DEL PASSAGGIO DAL CANALE TECNICO ALL'INTERNO, ESISTENTE TRAMITE CONDUTTORE SOLIDO CON SEZIONE 6mm² E FASCETTA METALLICA
- COLLEGAMENTO DIPOLORETTORALE NELLE TURBINAZIONI METALLICHE DI ADDUZIONE DEL FLUIDO IN CORRESPONDENZA DEL PASSAGGIO DAL CANALE TECNICO ALL'INTERNO, ESISTENTE TRAMITE CONDUTTORE SOLIDO CON SEZIONE 6mm² E FASCETTA METALLICA
- COLLEGAMENTO DIPOLORETTORALE NELLE TURBINAZIONI METALLICHE DI ADDUZIONE DEL FLUIDO IN CORRESPONDENZA DEL PASSAGGIO DAL CANALE TECNICO ALL'INTERNO, ESISTENTE TRAMITE CONDUTTORE SOLIDO CON SEZIONE 6mm² E FASCETTA METALLICA
- COLLEGAMENTO SUPERFICIALE SULLA TURBINAZIONE METALLICA DISTINTA NELLA STRUTTURA TRAMITE LA CONNESSIONE CON CONDUTTORE SOLIDO CON SEZIONE 6mm² E FASCETTA METALLICA

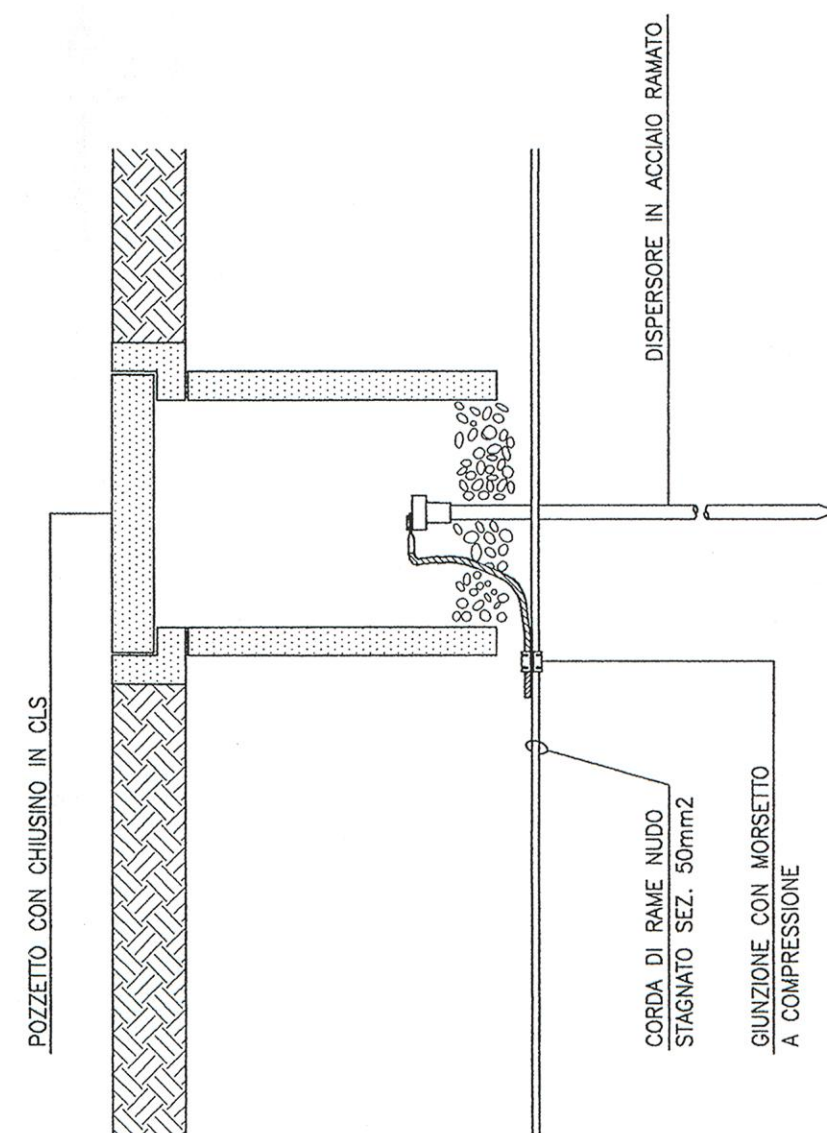

DISPENSORE DI TERRA IN POZZETTO ISPEZIONABILE

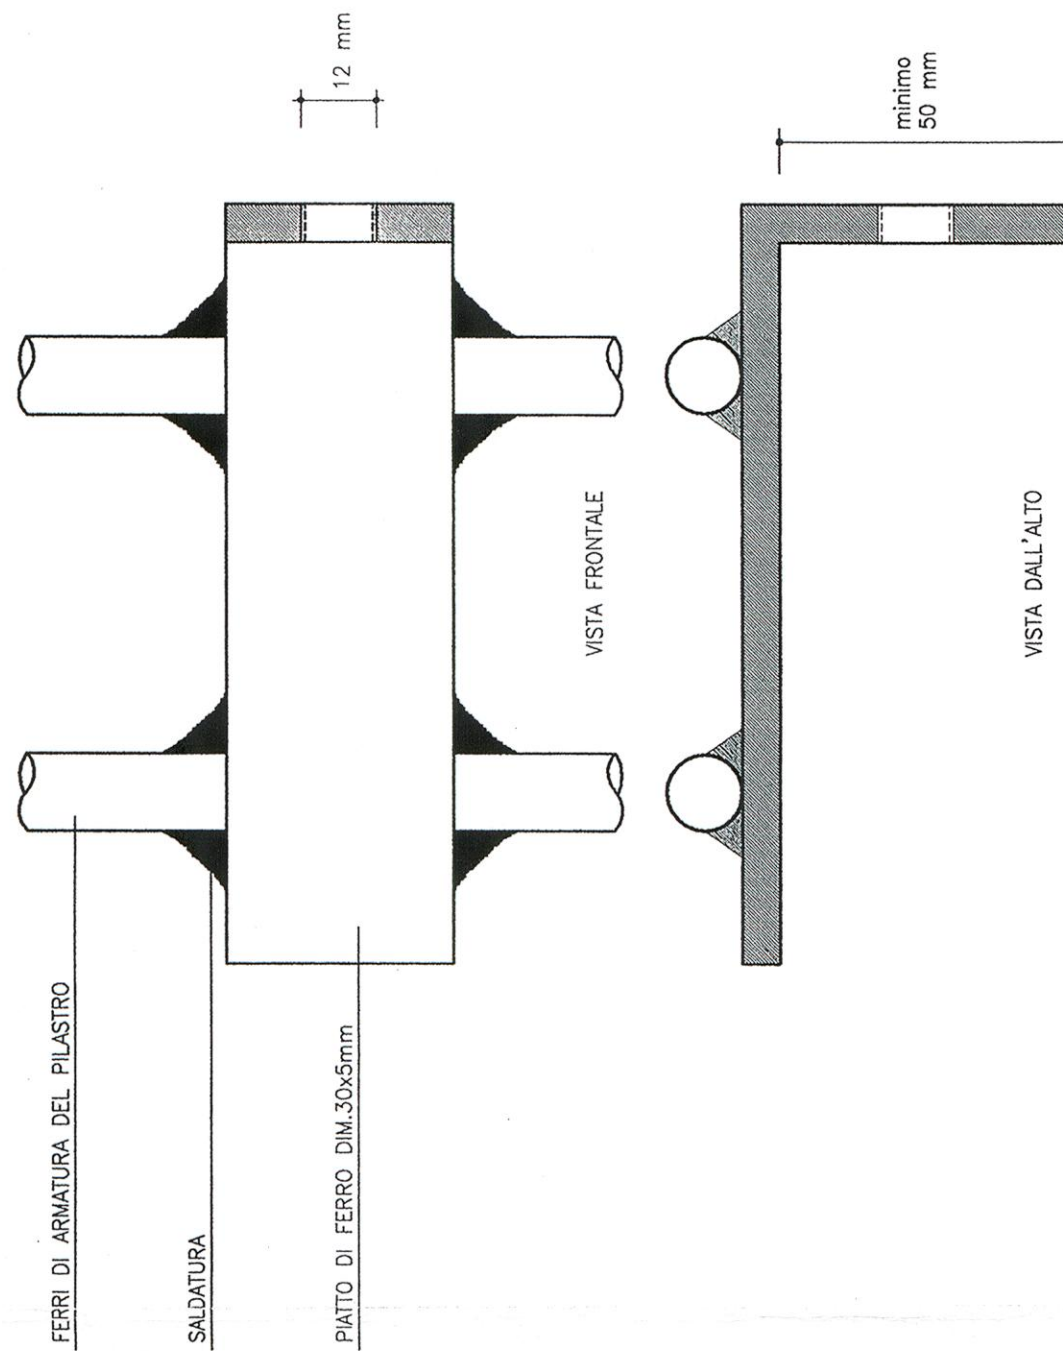

 **PARTICOLARE COSTRUTTIVO DELLA PIASTRA DI CONNESSIONE
AI FERRI DI ARMATURA DEI PILASTRI**

ALLEGATO alla DELIBERAZIONE
3.C. N° 238 del 15 DIC. 2014
IL SINDACO  IL SEGRETARIO SUPP. 

ALFANO alla Direzione di
G.C. n° 41 del 10.03.09
il 10/03/2009

MSC Associati S.r.l.
C.F. e P.I. 0393040938
Ing. Clemente Ghislini
Albo Ingeg. di Milano n. 5248

[illegible]

AMMINISTRAZIONE COMUNALE CITTÀ DI SEREGNO (MI)

STRUTTURAZIONE IN AMBITO C.R.U. 16:
REALIZZAZIONE NUOVO PALAZZO COMUNALE,
PARCHEGGI INTERRATI E RIQUALIFICAZIONE AREE ADIACENTI

Autore Progetto


REALIZZAZIONE SPAZIO POLIVALENTE, PARCHEGGIO
INTERRATO E RIQUALIFICAZIONE AREE ADIACENTI

PONTE DI VARIANTE N°7 - SPAZIO POLIVALENTE

Autore Progetto



NUOVO SPALINQ ARRETRATO DA
CONCESSIONE E SOSTO DI INSERIRE A.S.I.
RIPARAZIONE E RISTRUTTURAZIONE
MURATI, ELETTOCI

PIANTA QUOTA -8,15 RETE DI TERRA		Schema	Scatole
Rit. A4065AVE-115.dwg		AUTOCAD	1:100
Codice Cliente		Nome	Apparten.
A400C		A1 00	415 - 00

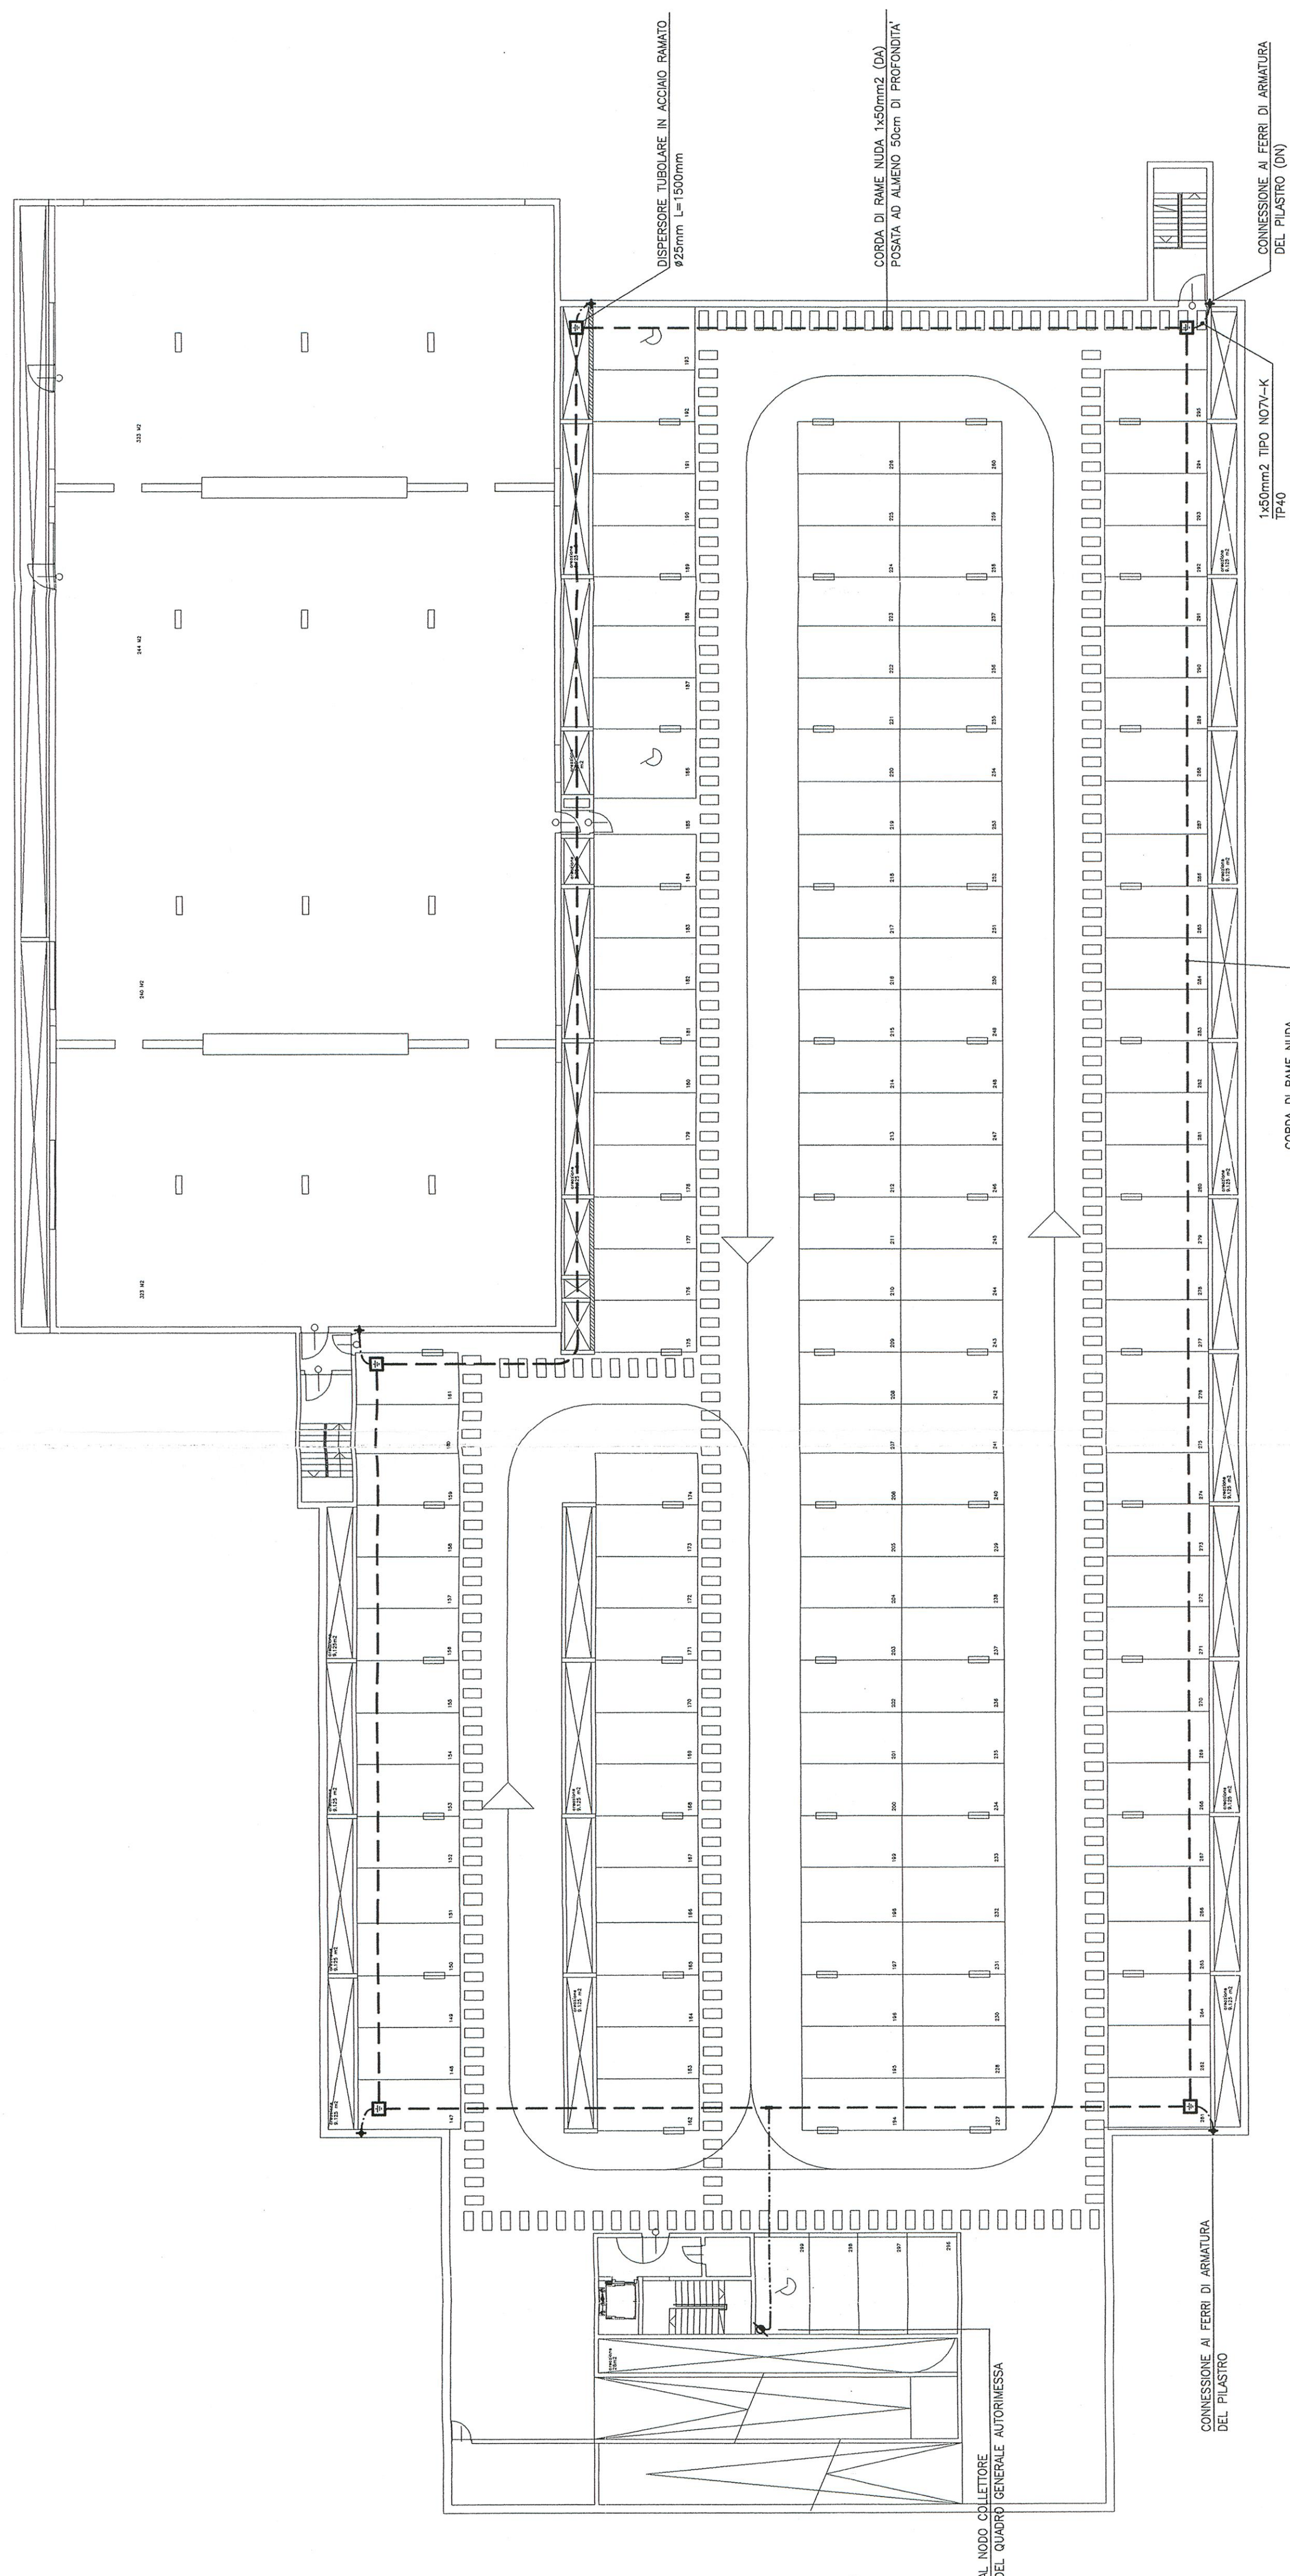

PIANO SECONDO INTERRATO
STATO DI FATTO
SCALA 1:200

STRALCIO PIANO PRIMO INTERRATO
STATO DI FATTO
Scala 1:200

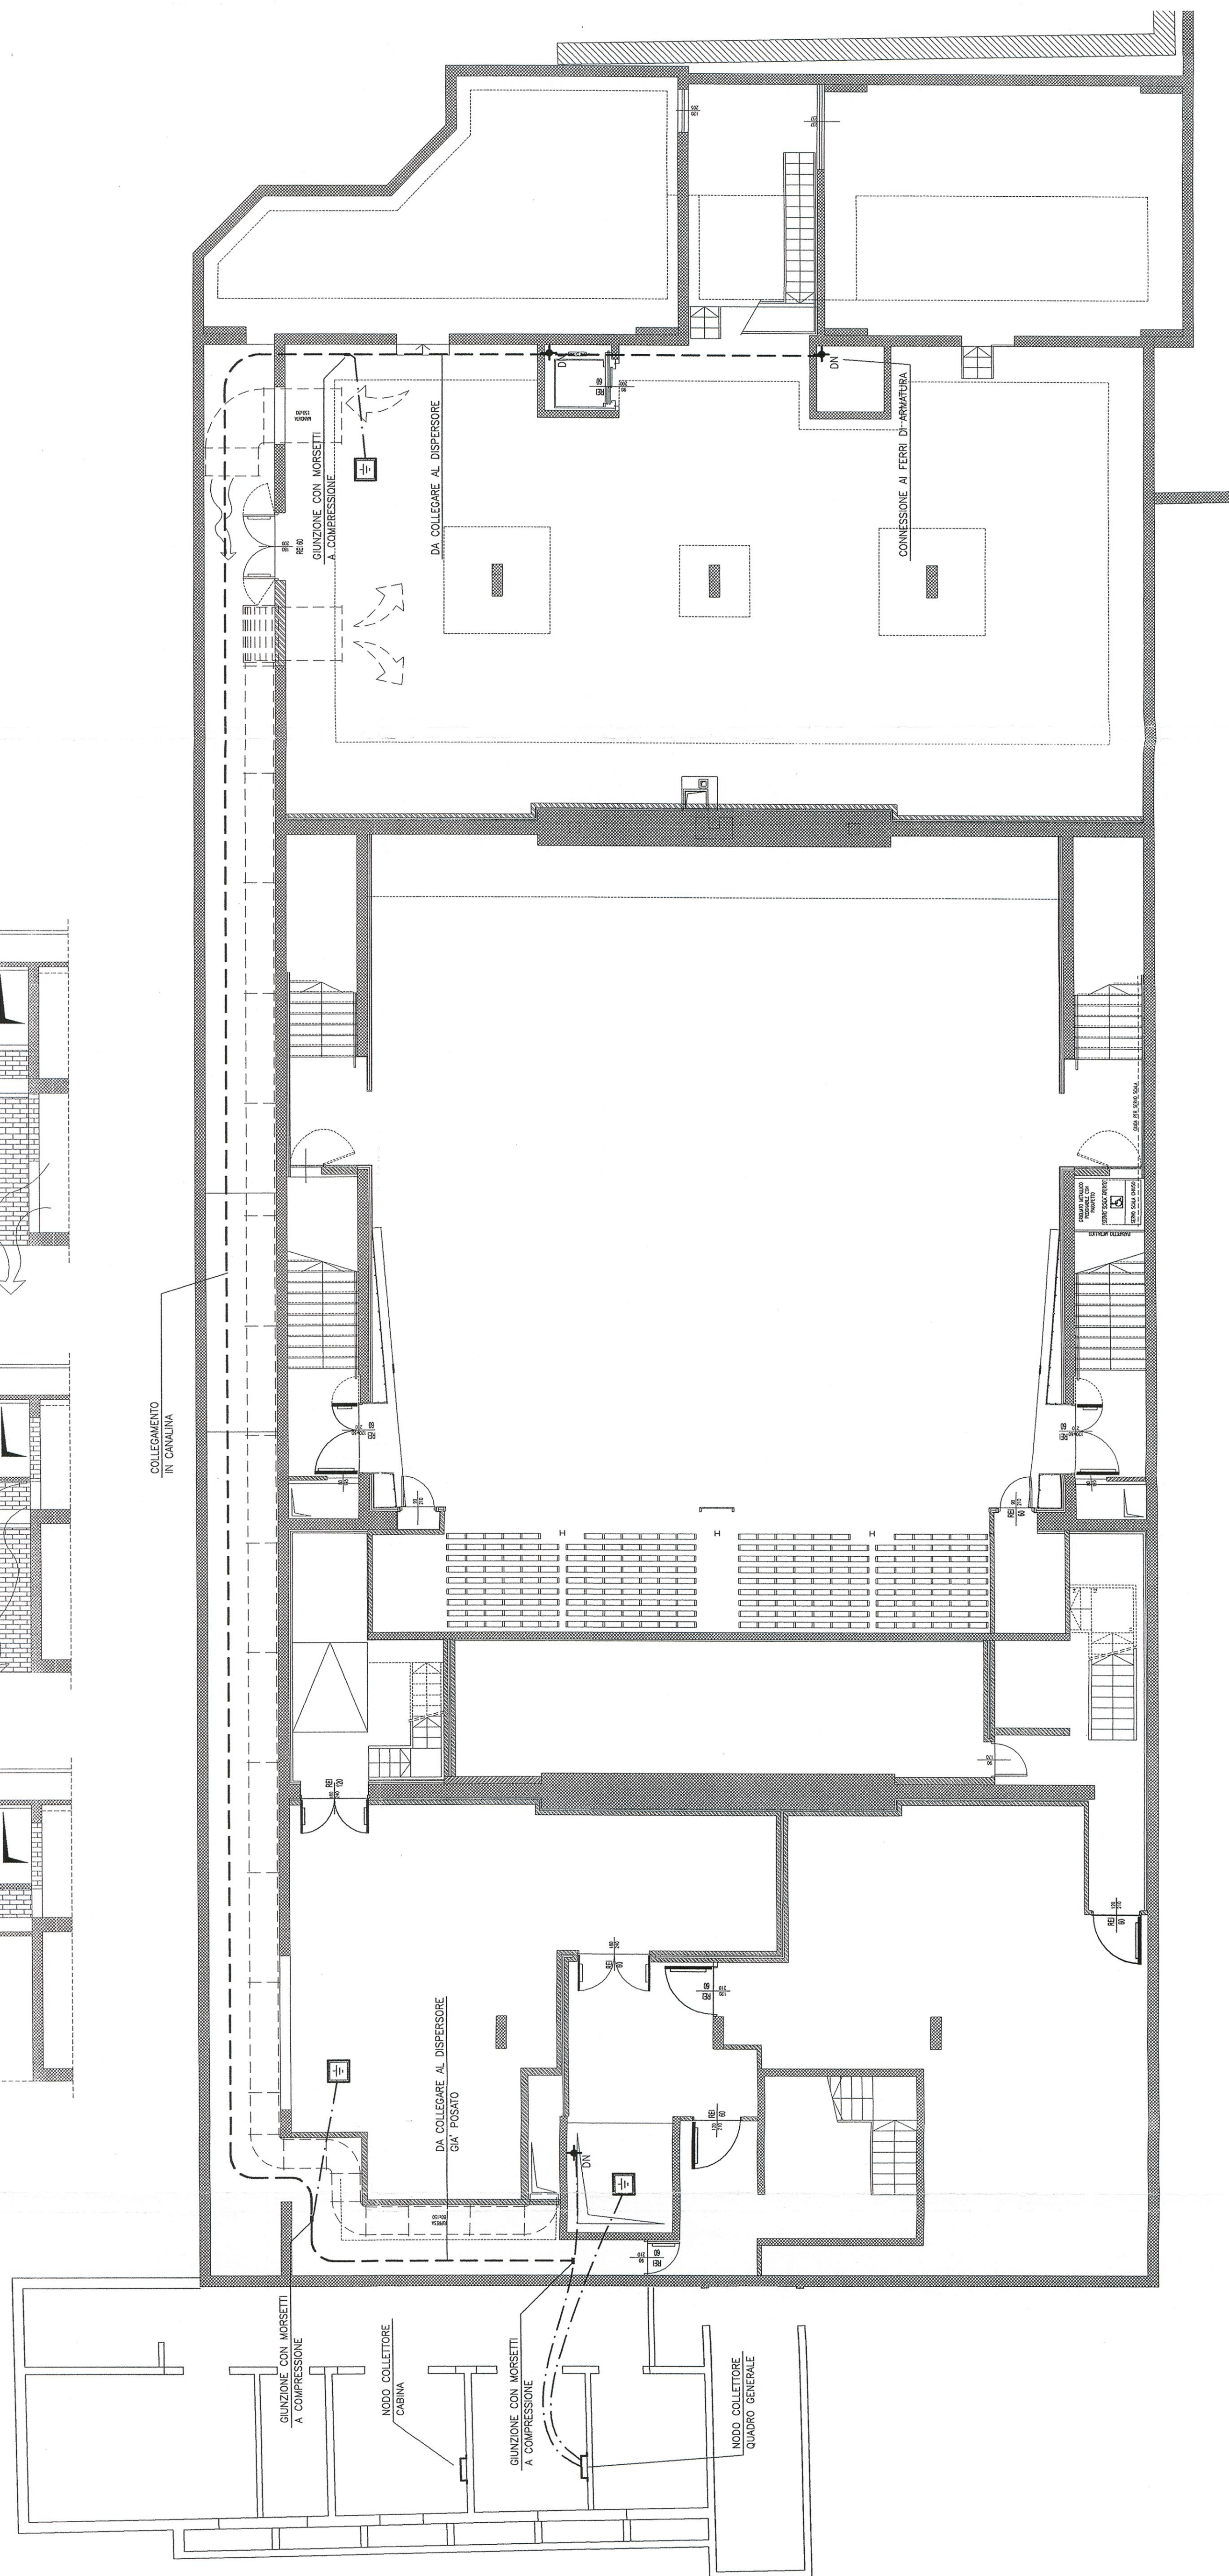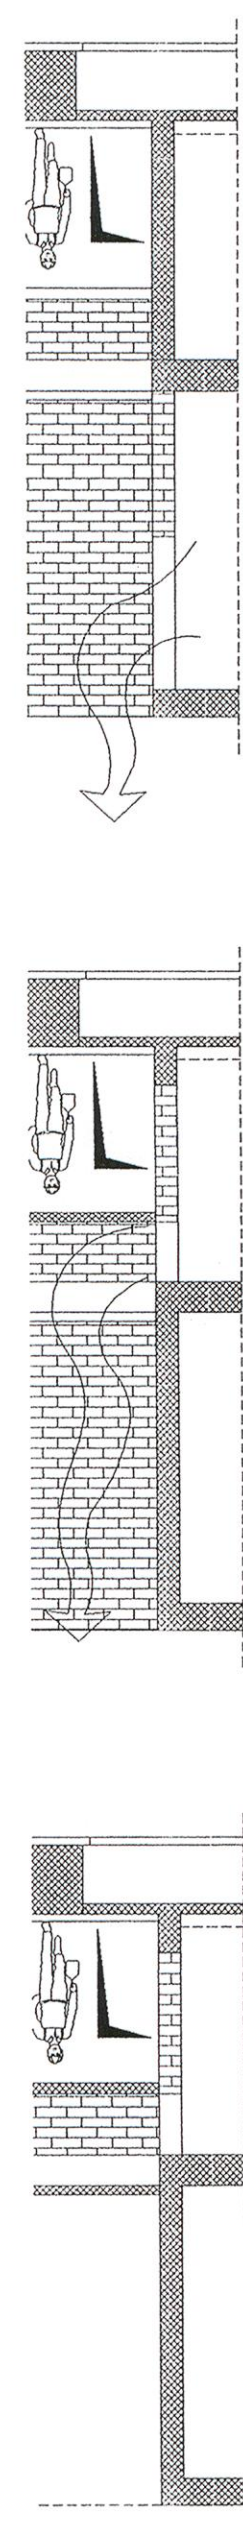

- | | |
|---------|------------------------------|
| 1,95mm2 | DISPENSORE DI TERAPIA |
| 1,95mm2 | DISPENSORE TUBOURE |
| 1,95mm2 | DA GELISA |
| 1,95mm2 | NODO COLLETTORE LOCALE Q8BT |
| 1,95mm2 | TRASFORMATORE |
| 1,95mm2 | QUADRO MT |
| 1,95mm2 | MAGIA ELETTROCALDATA |
| 1,95mm2 | MAGIA ELETTROCALDATA |
| 1,95mm2 | SCHIERA CAVI MT |
| 1,95mm2 | CONDUTTORI EQUIPOTENZIALITA' |

BARRA CU
00mm2

NODO COLLETTORE DI TERRA
CABINA DI TRASFORMAZIONE

- | | |
|---|-------------------------------|
|  | CONDUTTORE EQUIPOTENZIALITA' |
|  | NODO CABINA DI TRASFORMAZIONE |
|  | GRUPPO DI CONTINUITA' |
|  | QUADRO BT |
|  | QUADRO BT |
|  | MAGLIA ELETTROSALDATA |
|  | MAGLIA ELETTROSALDATA |
|  | CONDUTTORE EQUIPOTENZIALITA' |

BARRA CU

NODO COLLETTORE DI TERRA
QUADRO GENERALE