




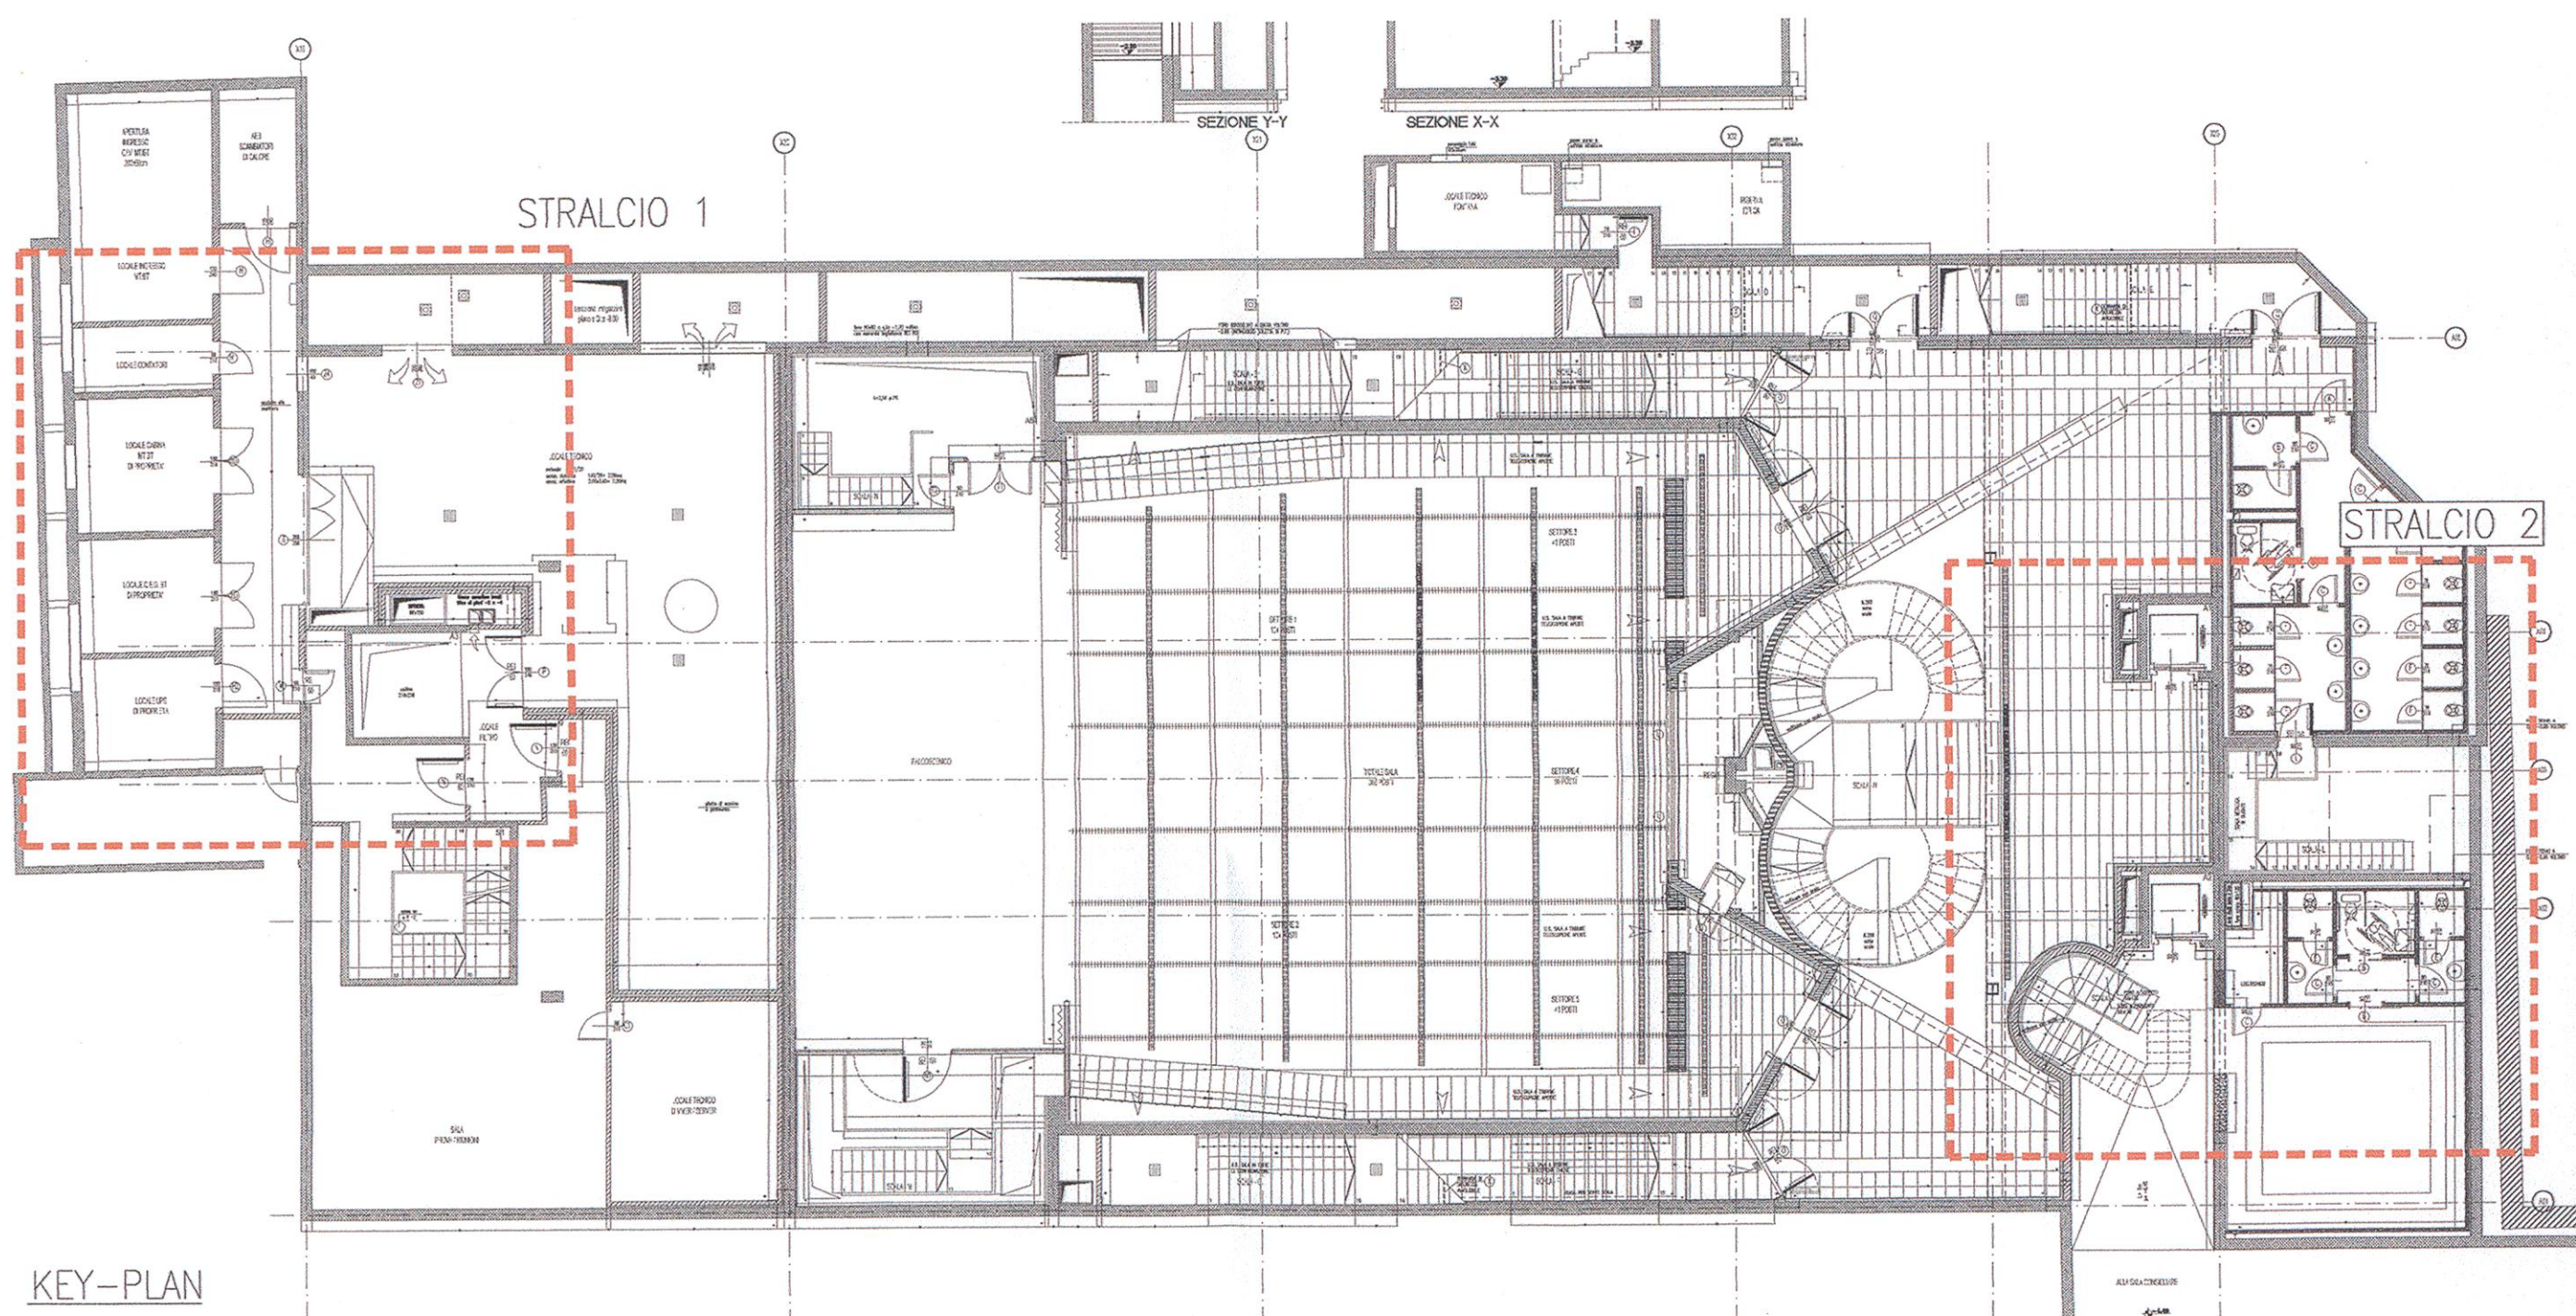

KEY-PLAN

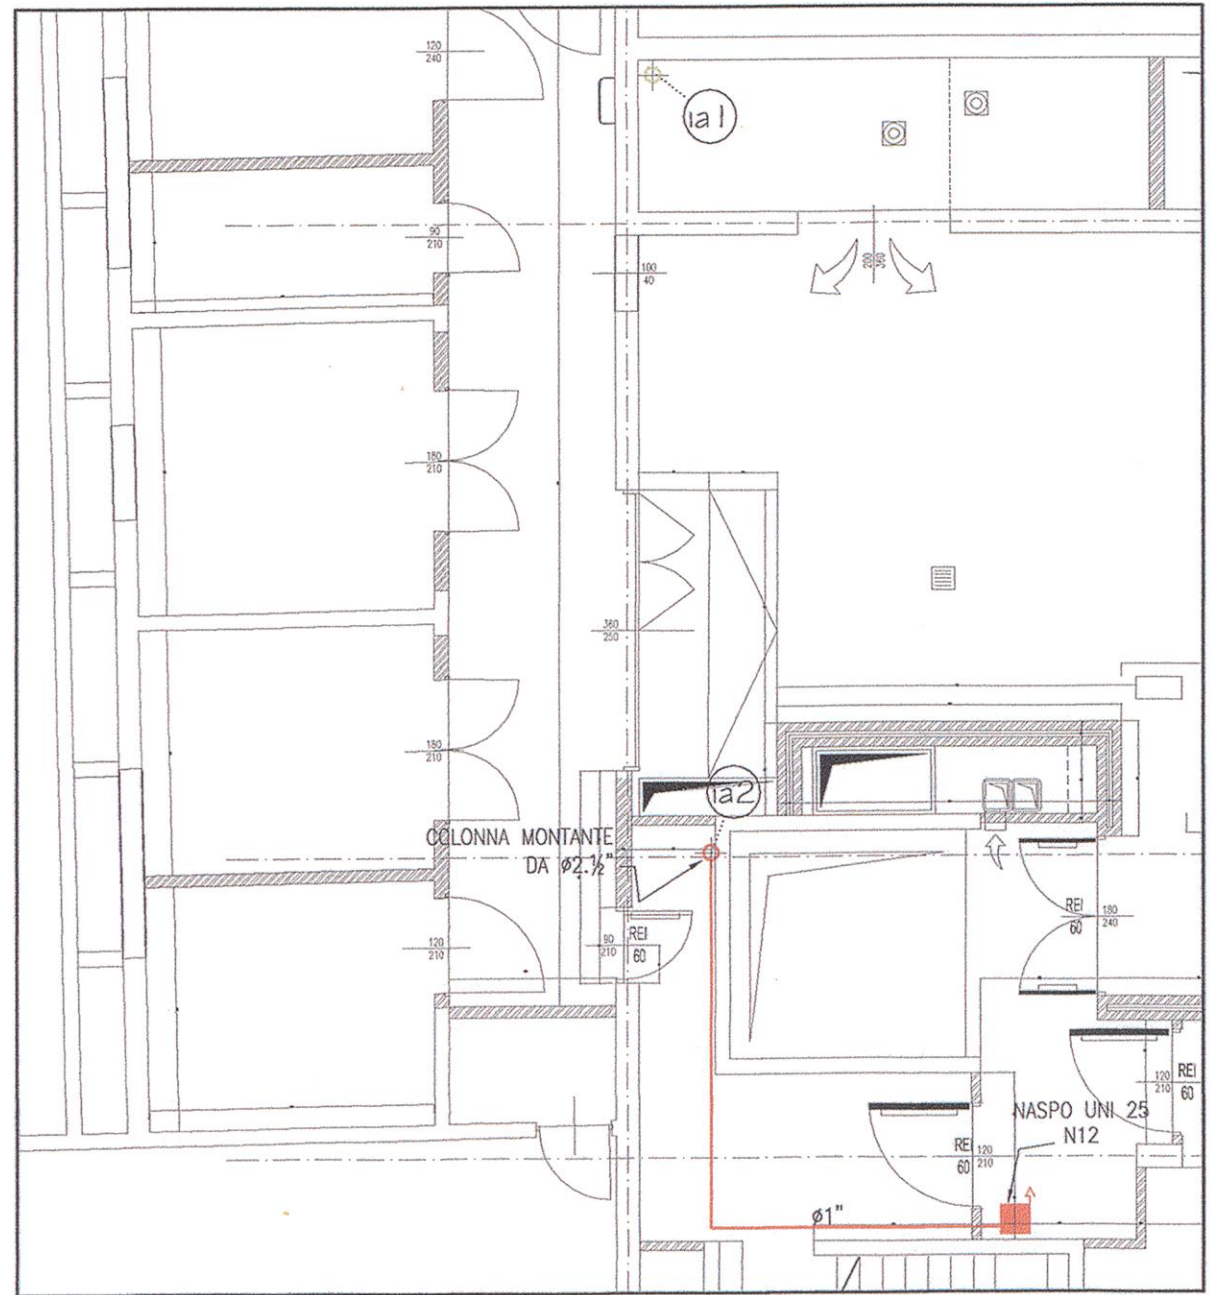

STRALCIO 1

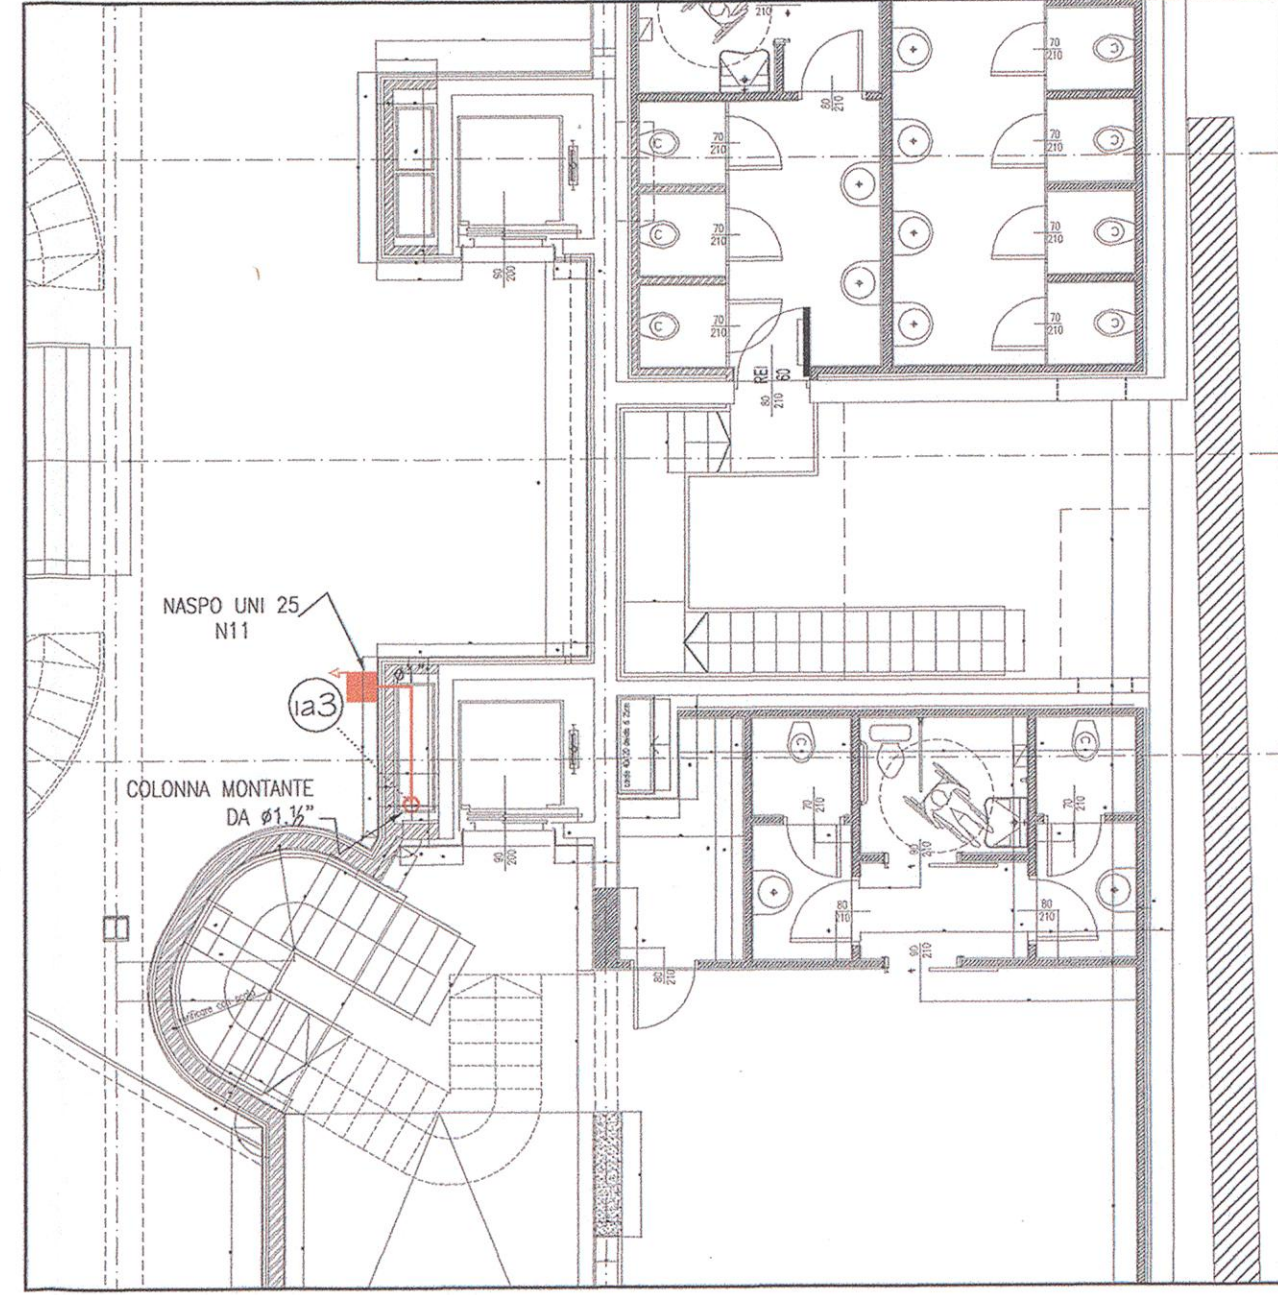

STRALCIO 2

LEGENDA

	RETE IDRICA ANTINCENDIO
	RETE IDRICA ANTINCENDIO COMPLETA DI CAVO SCALDANTE, ISOLAMENTO E FINITURA IN ALLUMINIO
	NASPO UNI 25
	ATTACCO SINGOLO PER MOTOPOMPA W.F.
	IDENTIFICATIVO CAVEDIO

NOTE:
 1) Disegno valido solo per impianti meccanici.
 2) Tutti i tratti di tubazione posati esternamente all'edificio dovranno essere completi di cavo scaldante, isolamento termico e finitura in alluminio.

TAVOLA VALIDA SOLO PER GLI IMPIANTI MECCANICI

ALLEGATO alla DELIBERAZIONE
 G.C. N° 238 del 15 DIC. 2014
 IL SINDACO IL SEGRETARIO SUPP.

ALLEGATO alla DELIBERAZIONE
 G.C. N° 61 del 10.03.09
 IL SINDACO IL SEGRETARIO

MSC Associati S.r.l.
 C.F. e P.I. 03600400968
 (Ing. Clemente Schiatti)
 Alty Street di Milano n. 6324
 DIRETTORE LAVORI

COMUNE DI SEREGNO
 0013093/2009 - 27/02/2009
 ARRIVO - 006-005

00	EMISSIONE	BRGC	SCHP	SCHC	31-01-2009
Indice	Aggiornamenti	Redatta	Verificata	Approvata	Data
Committente AMMINISTRAZIONE COMUNALE CITTA' DI SEREGNO (MI)					
Commissa RISTRUTTURAZIONE IN AMBITO C.R.U. 16: REALIZZAZIONE NUOVO PALAZZO COMUNALE, PARCHeggi INTERRATI E RIQUALIFICAZIONE AREE ADIACENTI					
Modifica Progetto: REALIZZAZIONE SPAZIO POLIVALENTE, PARCHeggio INTERRATO E RIQUALIFICAZIONE AREE ADIACENTI PERIZIA DI VARIANTE N.07 - FINITURE E IMPIANTI					
Tavola IMPIANTI MECCANICI IMPIANTO IDRICO ANTINCENDIO PIANTA PIANO 1° INTERRATO - QUOTA -4,48					
File A4065AIM20_22-00.dwg	Software AUTOCAD	Scala 1:100			
Codice Commessa A4065	Sigla	Numero IM21 - 00	Aggiornam.		

E' vietata la riproduzione di questo documento senza la preventiva autorizzazione